

MAPA DO CELÓW PROJEKTOWYCH

GK.6641.4072.2016

woj. śląskie

Powiat częstochowski

Gmina Poczesna- 240413_2


Obręb Nierada- 0010

ul. Pusta

Mapa zasadnicza układ 2000(6) 6.139.30.03.1.2, 6.139.30.03.1.4, 6.140.30.23.3.4
Układ odniesienia wysokości - Kronsztad 86

Skala 1 : 500

Mapę sporządził geodeta uprawniony Jan Zduńczyk dnia 22.11.2016r

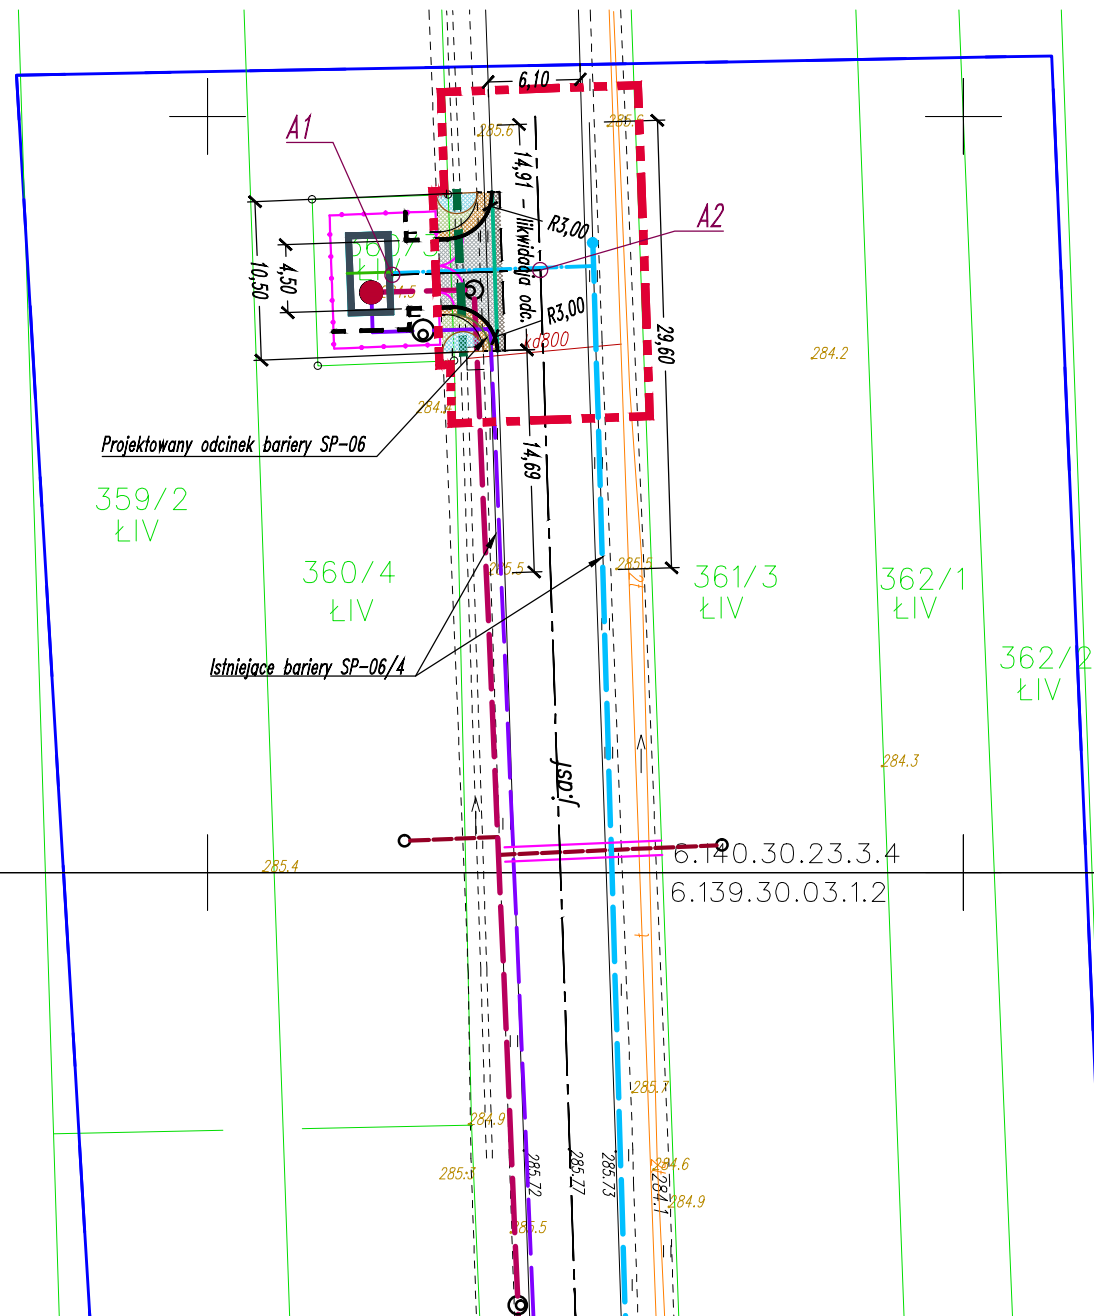

LEGENDA

- - - - - Granice opracowania.
- Odtworzenie nawierzchni jezdni.
- Projektowany zjazd z kostki betonowej.
- Obrukowanie wlotu i wylotu przepustu gospodarczego kostką granitową 9/11 łupana.
- Projektowane pobocze z kruszywa łamanego 0/31,5.
- Zieleńce.
- Projektowana przepompownia - według odrębnego opracowania.
- - - - - Osie zjazdu oraz dróg publicznych.
- - - - - Krawężnik betonowy najazdowy (15x22) cm - światło 0 cm.
- - - - - Krawężnik betonowy najazdowy (15x22) cm - światło 4 cm.
- - - - - Projektowany przepust gospodarczy Ø400 z rury PEHD spiralnie karbowanej.
- - - - - Projektowane rurociągi - według odrębnego opracowania.

PUNKTY CHARAKTERYSTYCZNE

A1 X=5 620 039,51 Y=6 575 662,22
A2 X=5 620 039,83 Y=6 575 672,01



Przedsiębiorstwo Wielobranżowe

„SONDA”

ul. Nadrzeczna 57/59 lok. nr 12, 42-200 Częstochowa
tel./fax 034 365-14-54, tel.324-86-91, e-mail: pwsonda@poczta.onet.pl

nazwa projektu: **PROJ. BUDOWLANY SIECI KANALIZACJI SANITARNEJ GRAWITACYJNEJ I TŁOCZNEJ WRAZ Z PRZYŁĄCZAMI ORAZ DWÓCH PRZEPOMPOWNI ŚCIEKÓW WRAZ Z INFRASTRUKTURĄ TOWARZYSZĄCĄ (WODOCIĄG, PRZYŁĄCZA WODY, DROGI DOJAZDOWE, ZASILANIE ELEKTROENERGETYCZNE, OGRÓDZENIA) W MIEJSCOWOŚCI NIERADA W UL.TARGOWA, PUSTA. GM.POCZESNA.**

nazwa rysunku: **PROJEKT ZAGOSPODAROWANIA TERENU ZJAZD DO PRZEPOMPOWNI**

Skala: **1:500**

projektował: **mgr inż. Konrad ZYMEK**
Upr. w specjalności drogowej
UAN-VIII/83861/86/89

nr rys. **D-01**

sprawdził: -

opracował: -

Data opracowania
03.2017 r.