


STAN ISTNIEJĄCY

17.	ZAPLECZE SALI	7,67 m ²
18.	TOALETA	1,81 + 1,46 m ²
19.	TOALETY MĘSKIE	4,31 + 3,50 + 10,95 m ²
20.	TOALETY DAMSKIE	4,28 + 10,87 m ²

SKALA 1:50

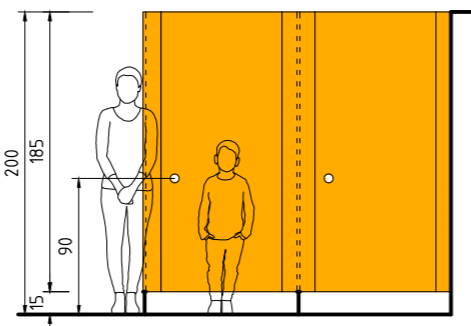

ścianki działowe toalet:
systemowe kabiny sanitarne z HPL
9.B - pomarańczowe
10.B - niebieskie

- MISKA WC dziecięca, wys. 35 cm
- UMYWALKA dziecięca, wys. 65 cm
- MISKA WC, wys. 45 cm
- UMYWALKA, wys. 85 cm

- GRZEJNIKI
- GRZEJNIKI DO LIKWIDACJI + nowy grzejnik w pom. 10.B
- OSŁONY NA GRZEJNIKI
- HYDRANT WEWN. H25
- PODGRZEWACZE WODY
- PIONY KANALIZACYJNE
- STARE OPRAWY OŚWIETLENIOWE
- NOWE OPRAWY OŚWIETLENIOWE
- PIONY KANALIZACYJNE
- WENTYLACJA MECH.

szafka 40x90cm

stanowisko prysznicowe z brodzikiem i natryskiem

Poszerzenie istn. otworu drzwiowego o 10 cm

stanowisko prysznicowe z brodzikiem i natryskiem

szafka 40x90cm

PROJEKTOWANA PRZEBUDOWA

7.A	KOMUNIKACJA	8,74 m ²
8.B	WIATROŁAP	4,40 m ²
8.	POM. PORZĄDKOWE	1,80 m ²
9.B	TOALETY	15,47 m ²
10.B	TOALETY	15,59 m ²

- WYBURZENIA
- ZAMUROWANIA
- NOWE ŚCIANY MUROWANE Z CERAMIKI

drzwi z okienkiem na wysokości 130 cm szkło przeźroczyste


WYJŚCIE EWAKUACYJNE na zewnątrz budynku
Schody zewnętrzne żelbetowe (poniżej wyjścia okna z kond. suiteren)
Oświetlenie zewnętrzne

Folia na szyby okienne mlecznobiała (wszystkie pom.)


drzwi z okienkiem na wysokości 130 cm szkło przeźroczyste

RAL 1028

RAL 5015

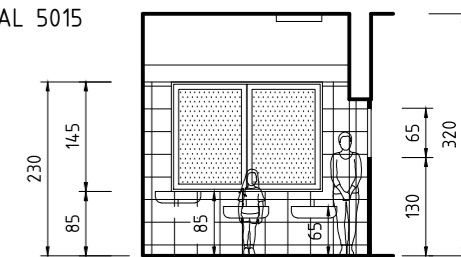

10.B - PRZEKRÓJ

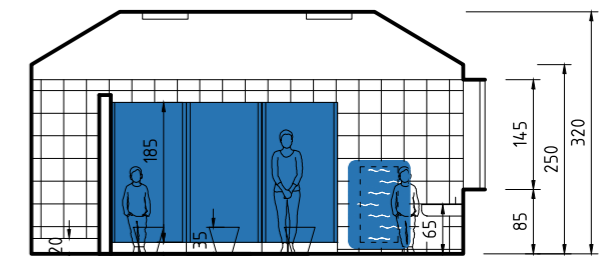

10.B - PRZEKRÓJ

ŚCIANY:

malowane w kolorze białym

Płytki ceramiczne 30x30cm w kolorze białym do wysokości 2,3 m

JEDNOSTKA PROJEKTOWA:	PRACOWNIA ARCHITEKTONICZNA HUBERT WĄSEK ul. Pszczelna 48/6, 30-431 Kraków, tel. 695 282 280, pa@hubertwasek.com		
TEMAT:	Przebudowa oraz zmiana sposobu użytkowania - utworzenie oddziału przedszkolnego w bud. szkoły podst. w Kolonii Poczesna, gm. Poczesna (na wydzielonej części parteru bud., będącego częścią zespołu szkolnego) ul.Szkolna 2, 42-262 Poczesna, działki o nr ewid. 110/4, 110/75 oraz 149/4		
PRZEDMIOT RYS.	ZESPÓŁ TOALET		
SKALA:	NR RYS.:	DATA:	
1:100, 1:50	4.	lipiec 2019	
PROJEKTANT:	mgr inż. arch. HUBERT WĄSEK NR UPR. MPOIA/009/2006		
SPRAWDZAJĄCY:	mgr inż. arch. JERZY KOPYCIAK NR UPR. 59/75 K1		